



首层空调改造图

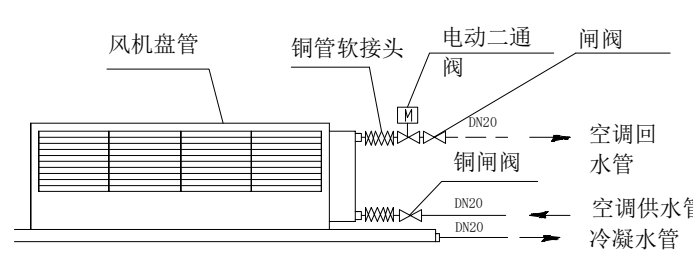

风机盘管接管示意图

备注：
图中云线所圈中水管为医院原有冷冻管

地下室美容门诊平面图

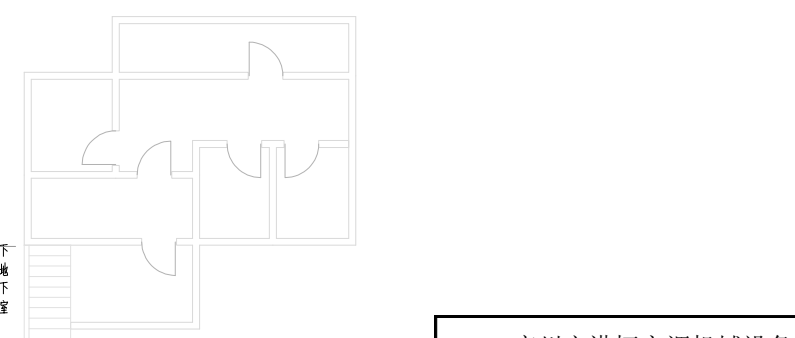

广州市港恒空调机械设备有限公司						
项目负责人		工程名称	广东省妇幼保健院 首层空调改造工程	内	比例	1:200
专业负责人		审核人			图号	KT-01
校对		设计人		客	阶段	施工
设计		绘图人			日期	
绘图		单位	广东省妇幼保健院		设计编号	